


1階平面図

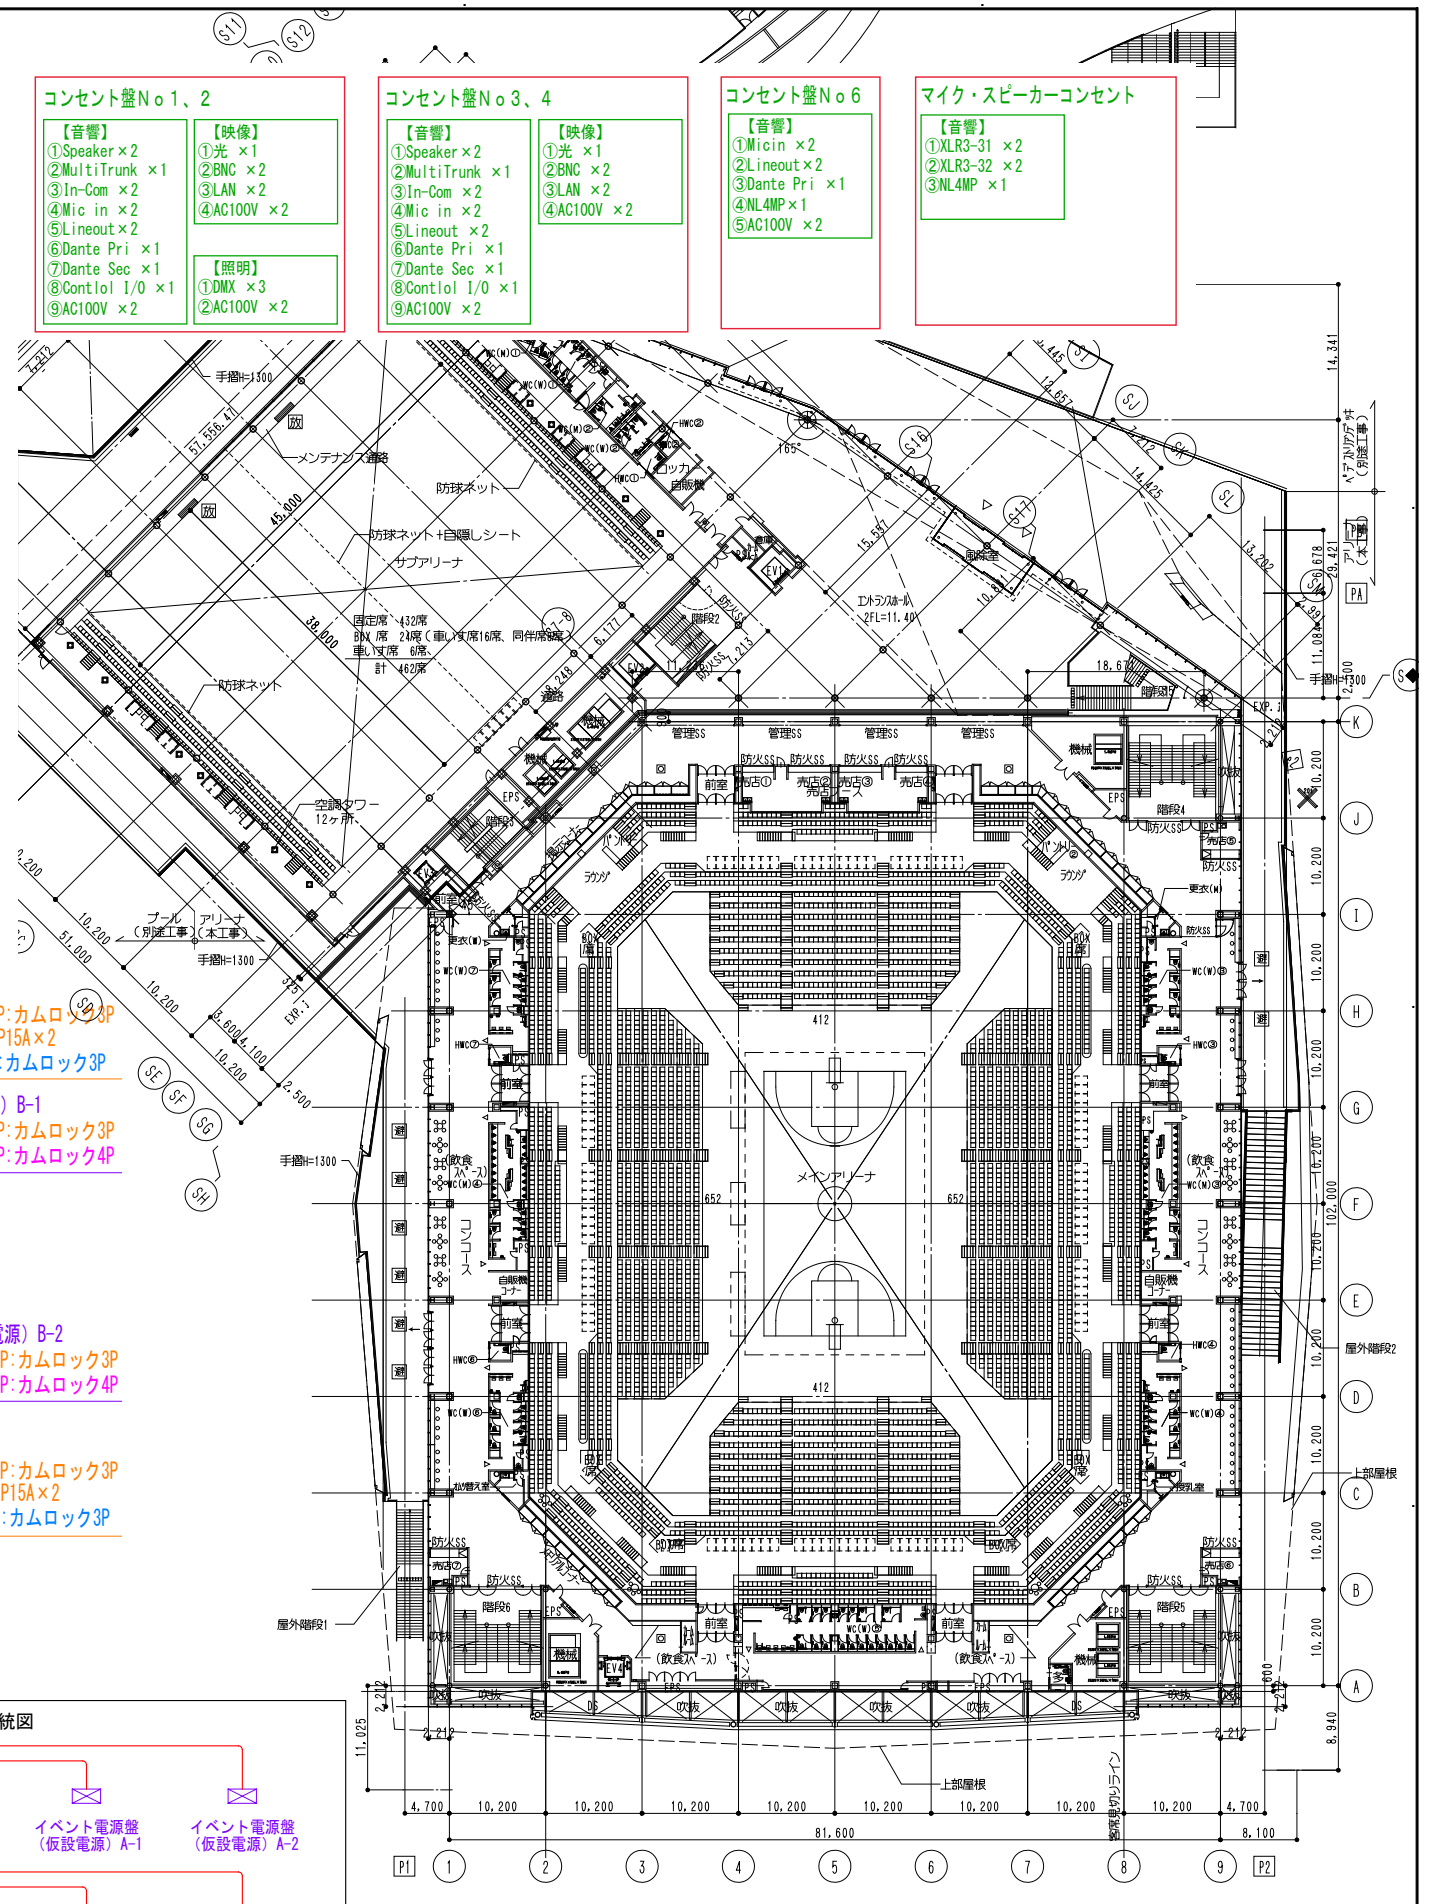

2階平面図

- コンセント盤No.1, 2**
- 【音響】
 - ①Speaker×2
 - ②MultiTrunk×1
 - ③In-Com×2
 - ④Mic in×2
 - ⑤Lineout×2
 - ⑥Dante Pri×1
 - ⑦Dante Sec×1
 - ⑧Control I/O×1
 - ⑨AC100V×2
 - 【映像】
 - ①光×1
 - ②BNC×2
 - ③LAN×2
 - ④AC100V×2
 - 【照明】
 - ①DMX×3
 - ②AC100V×2

- コンセント盤No.3, 4**
- 【音響】
 - ①Speaker×2
 - ②MultiTrunk×1
 - ③In-Com×2
 - ④Mic in×2
 - ⑤Lineout×2
 - ⑥Dante Pri×1
 - ⑦Dante Sec×1
 - ⑧Control I/O×1
 - ⑨AC100V×2
 - 【映像】
 - ①光×1
 - ②BNC×2
 - ③LAN×2
 - ④AC100V×2

- コンセント盤No.6**
- 【音響】
 - ①Micin×2
 - ②Lineout×2
 - ③Dante Pri×1
 - ④NL4MP×1
 - ⑤AC100V×2

- マイク・スピーカーコンセント**
- 【音響】
 - ①XLR3-31×2
 - ②XLR3-32×2
 - ③NL4MP×1

- 音響・映像
コンセント盤 No.4


- イベント電源盤 No.3
1φ3W 400/300AT:60kVA:TB4P:カムロック3P
C型コンセント 2P30A×8, 2P15A×2
3φ3W 225/225AT:50kw:TB4P:カムロック3P

- イベント電源盤 (仮設電源) B-1
1φ3W 225/225AT:45kVA:TB4P:カムロック3P
3φ4W 225/150AT:50kw:TB5P:カムロック4P

- イベント電源盤 (仮設電源) B-2
1φ3W 225/225AT:45kVA:TB4P:カムロック3P
3φ4W 225/150AT:50kw:TB5P:カムロック4P


- イベント電源盤 No.4
1φ3W 400/300AT:60kVA:TB4P:カムロック3P
C型コンセント 2P30A×8, 2P15A×2
3φ3W 225/225AT:50kw:TB4P:カムロック3P

- 音響・映像
コンセント盤 No.3

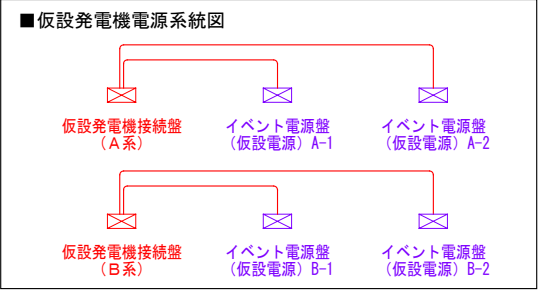


※映像とは、大型映像設備を示す

共通事項	様・石橋・三原設計共同企業体 設計者				法適合確認 検査者	工事名 SAGAサンライズパーク アリーナ新築電気設備工事 1, 2階 イベント 盤配置	縮尺 A1:1/200 A3:1/400	佐賀県文化・スポーツ交流局 SAGAサンライズパーク整備推進課	図番 E 000		
	一級建築士 第286776号 深森和幸		一級建築士 第336677号 加野正和							一級建築士 第329734号 植業 夏子	
	中塚 修		寺田 正作							設計 年月日 2022.11.22作成	

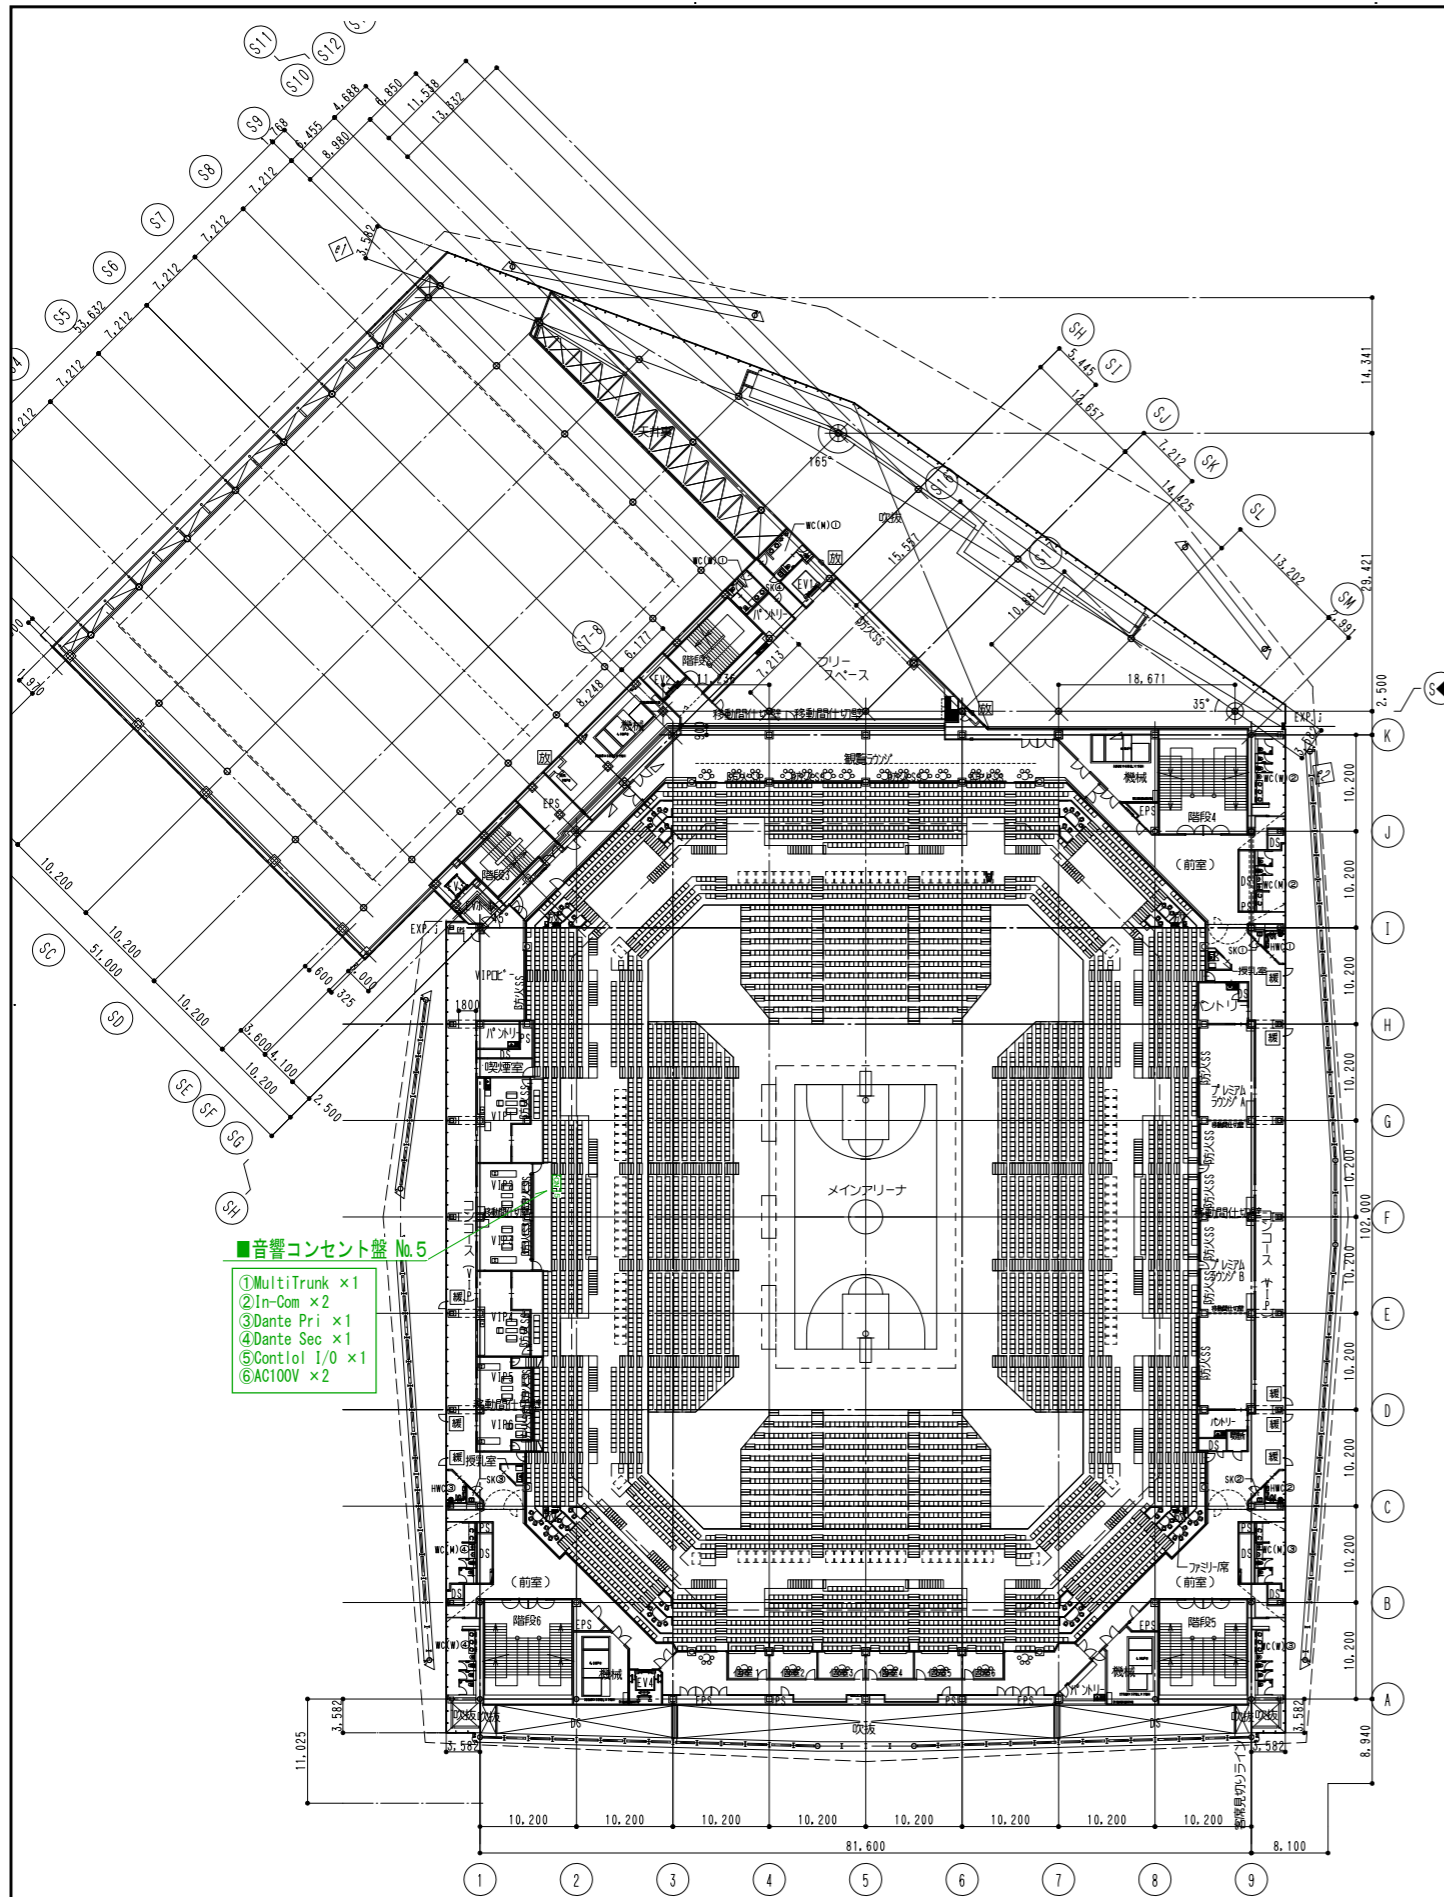


3階平面図

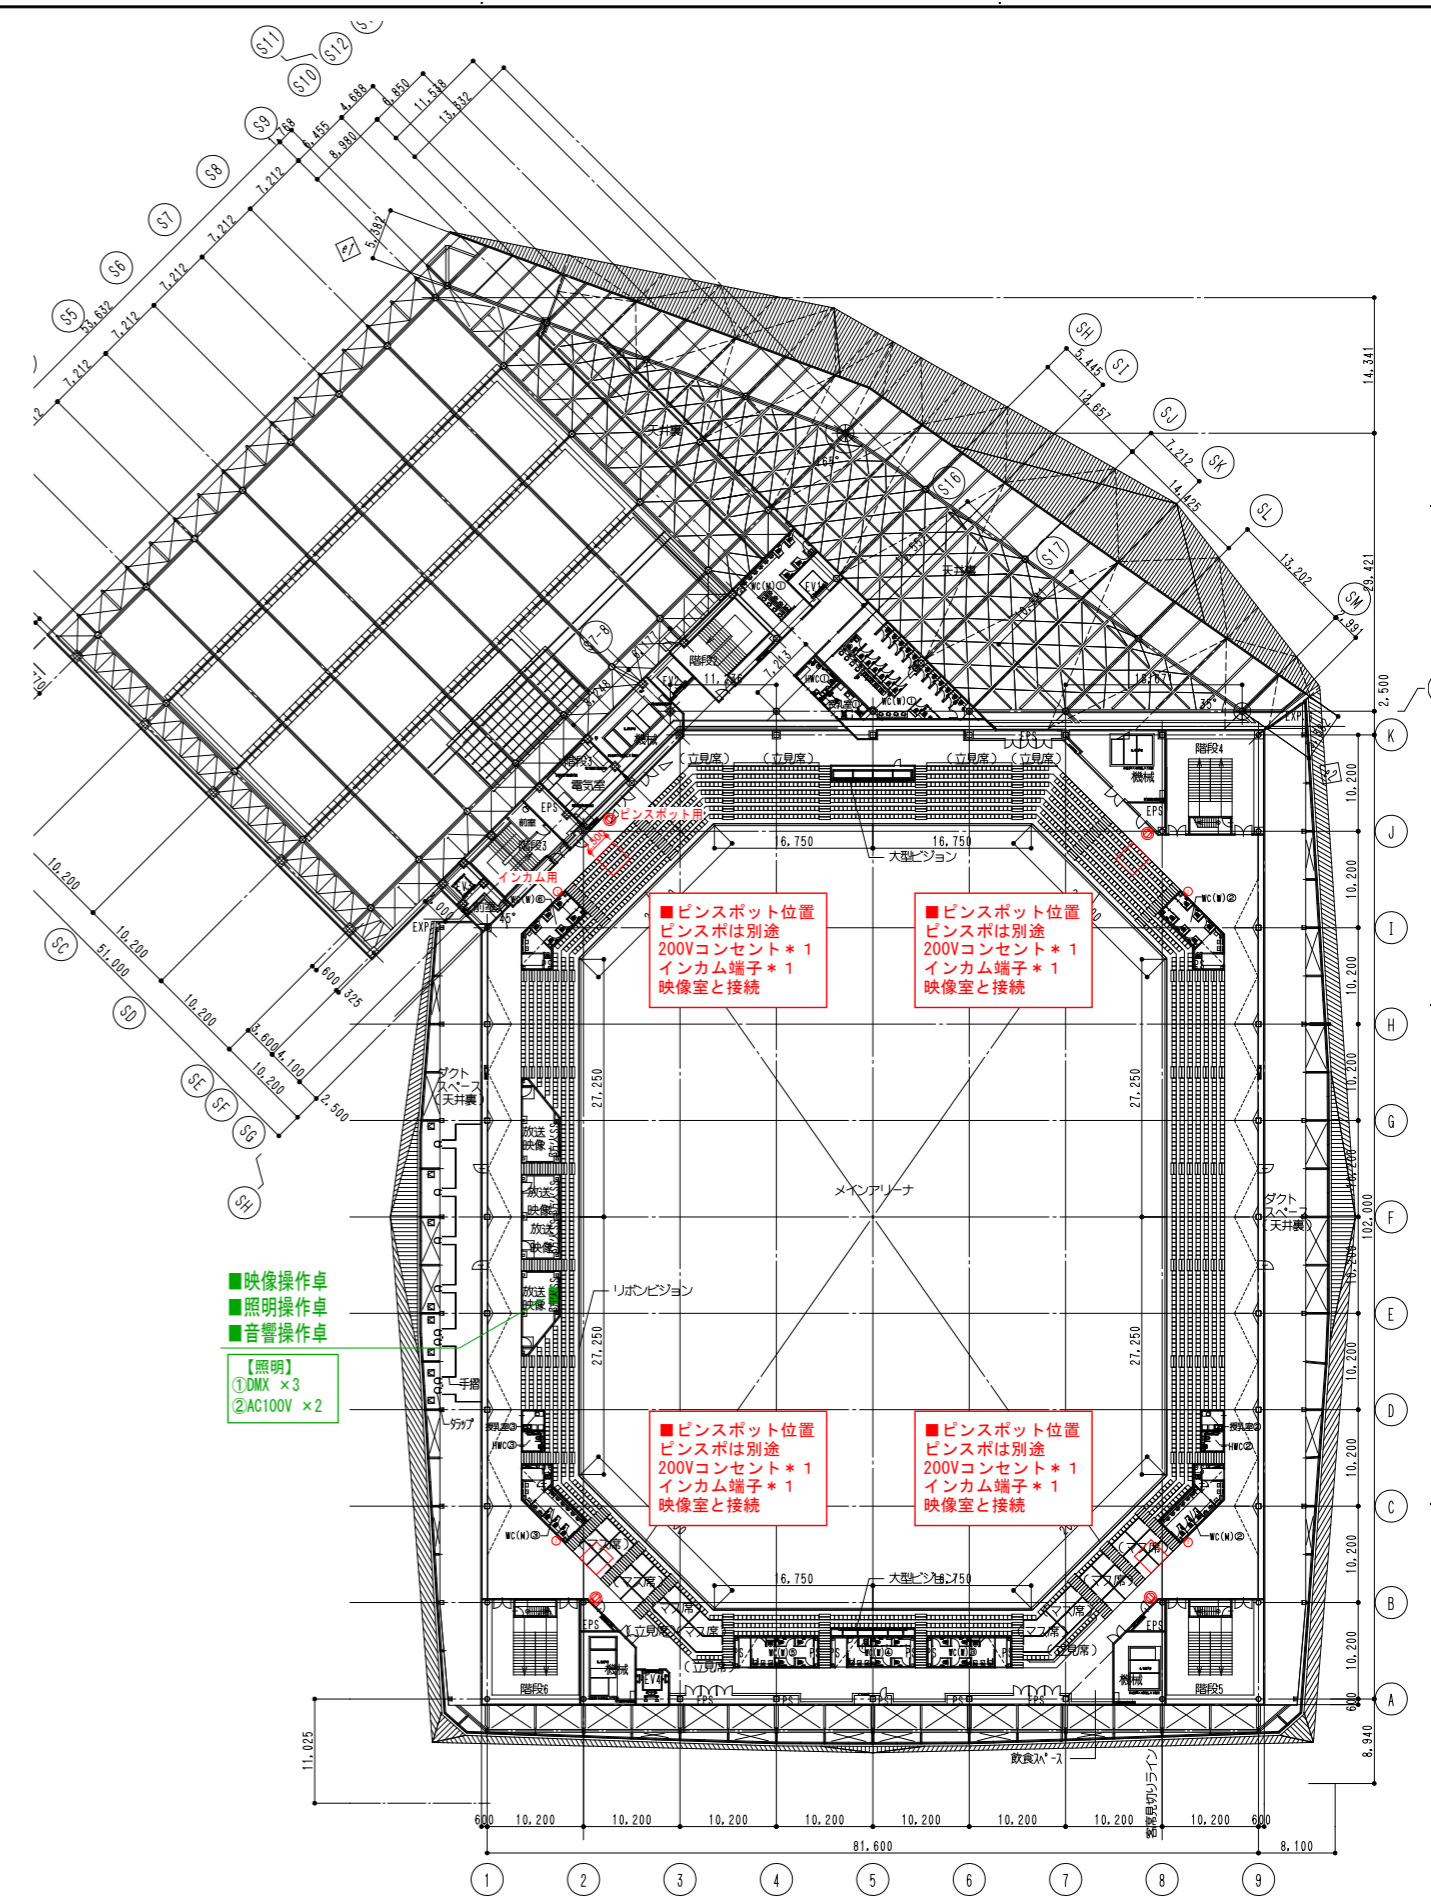

4階平面図

※映像とは、大型映像設備を示す

共通事項	様・石橋・三原設計共同企業体				工事名 SAGAサンライズパーク アリーナ新築電気設備工事	縮尺 A1:1/200 A3:1/400	佐賀県文化・スポーツ交流局 SAGAサンライズパーク整備推進課	図番 E	
	設計者	一級建築士	一級建築士	一級建築士					
	第286776号	第336677号	第329734号	法適合確認欄					検証者
	渡邊和幸	加野正知	中塚修	榎葉 夏子					寺田生作
3, 4階 イベント 盤配置					設計 年月日	2022.11.22作成	000		

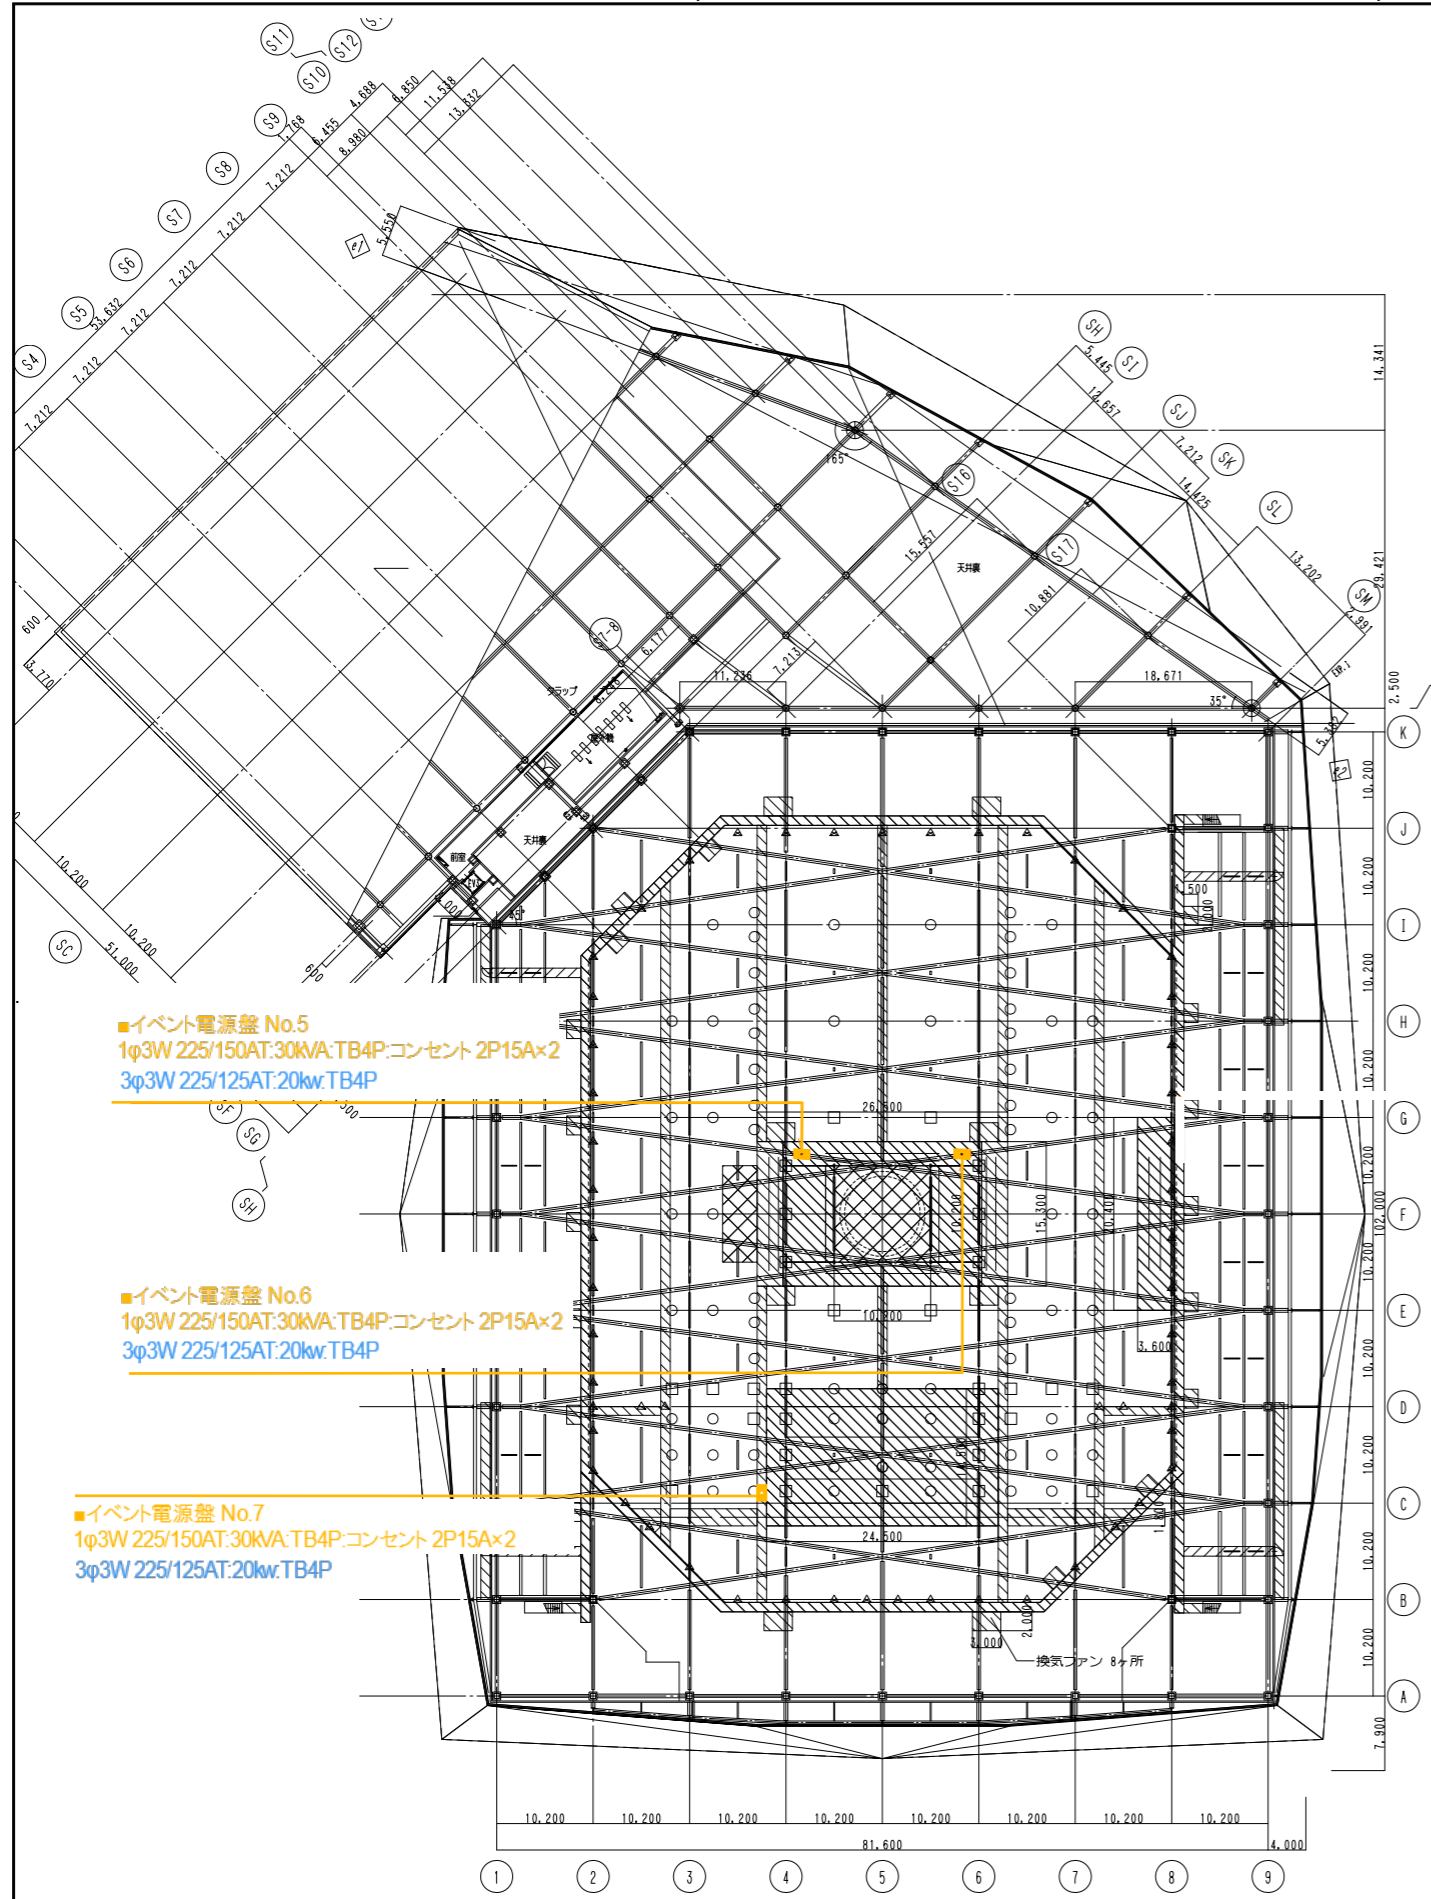

CW階平面図

※映像とは、大型映像設備を示す

共通事項	様・石橋・三原設計共同企業体 設計者				法適合確認欄 検査者	工事 SAGAサンライズパーク アリーナ新築電気設備工事	縮尺 A1:1/200 A3:1/400	佐賀県文化・スポーツ交流局 SAGAサンライズパーク整備推進課	図番 E
	一級建築士 第286776号 渡邊和幸	一級建築士 第336677号 加野正知	一級建築士 第329734号 椎葉 夏子	中塚修 寺田正作					

図面
CW階 イベント 盤配置